



# COMUNE DI MOLFETTA

## PROGETTO PER LA REALIZZAZIONE DI N.1144 CASSETTONI LUNGO IL MURO DI CINTA AD OVEST DELLA ZONA DI AMPLIAMENTO DEL CIMITERO COMUNALE

COMITENTE:  
COMUNE DI MOLFETTA - SETTORE LL.PP.  
RESPONSABILE DEL PROCEDIMENTO:  
Geom. Damiano Binielli

CALCOLI DELLE STRUTTURE IN C.A.:  
Ing. Michele DE CANDIA  
COORDINAMENTO SICUREZZA IN PROG. ED ESSEC.:  
Ing. Michele COSTO  
PROGETTO IMPIANTO ELETTRICO E SIMILARI:  
Ing. Stefano DE SANTI

PROGETTO ARCHITETTONICO ED IMPIANTI  
Ing. Luigi R. ROSELLI  
Via Maggiore Sallustiana n°17  
70026 Molfetta (BA)

TITOLO:  
BLOCCHI B E C  
IMPIANTO IDRICO-SANITARIO E FOGNARIO

EMISSIONE  
GIUGNO 2014

OGGETTO:  
PROGETTO ESECUTIVO - 1° LOTTO FUNZIONALE

ELABORATO:  
ID01

SCALA:  
1:50


PLANIMETRIA GENERALE DI RIFERIMENTO



- BLOCCHI DI RAPPRESENTAZIONE B E C



### PIANTA PIANO TERRA GENERALE

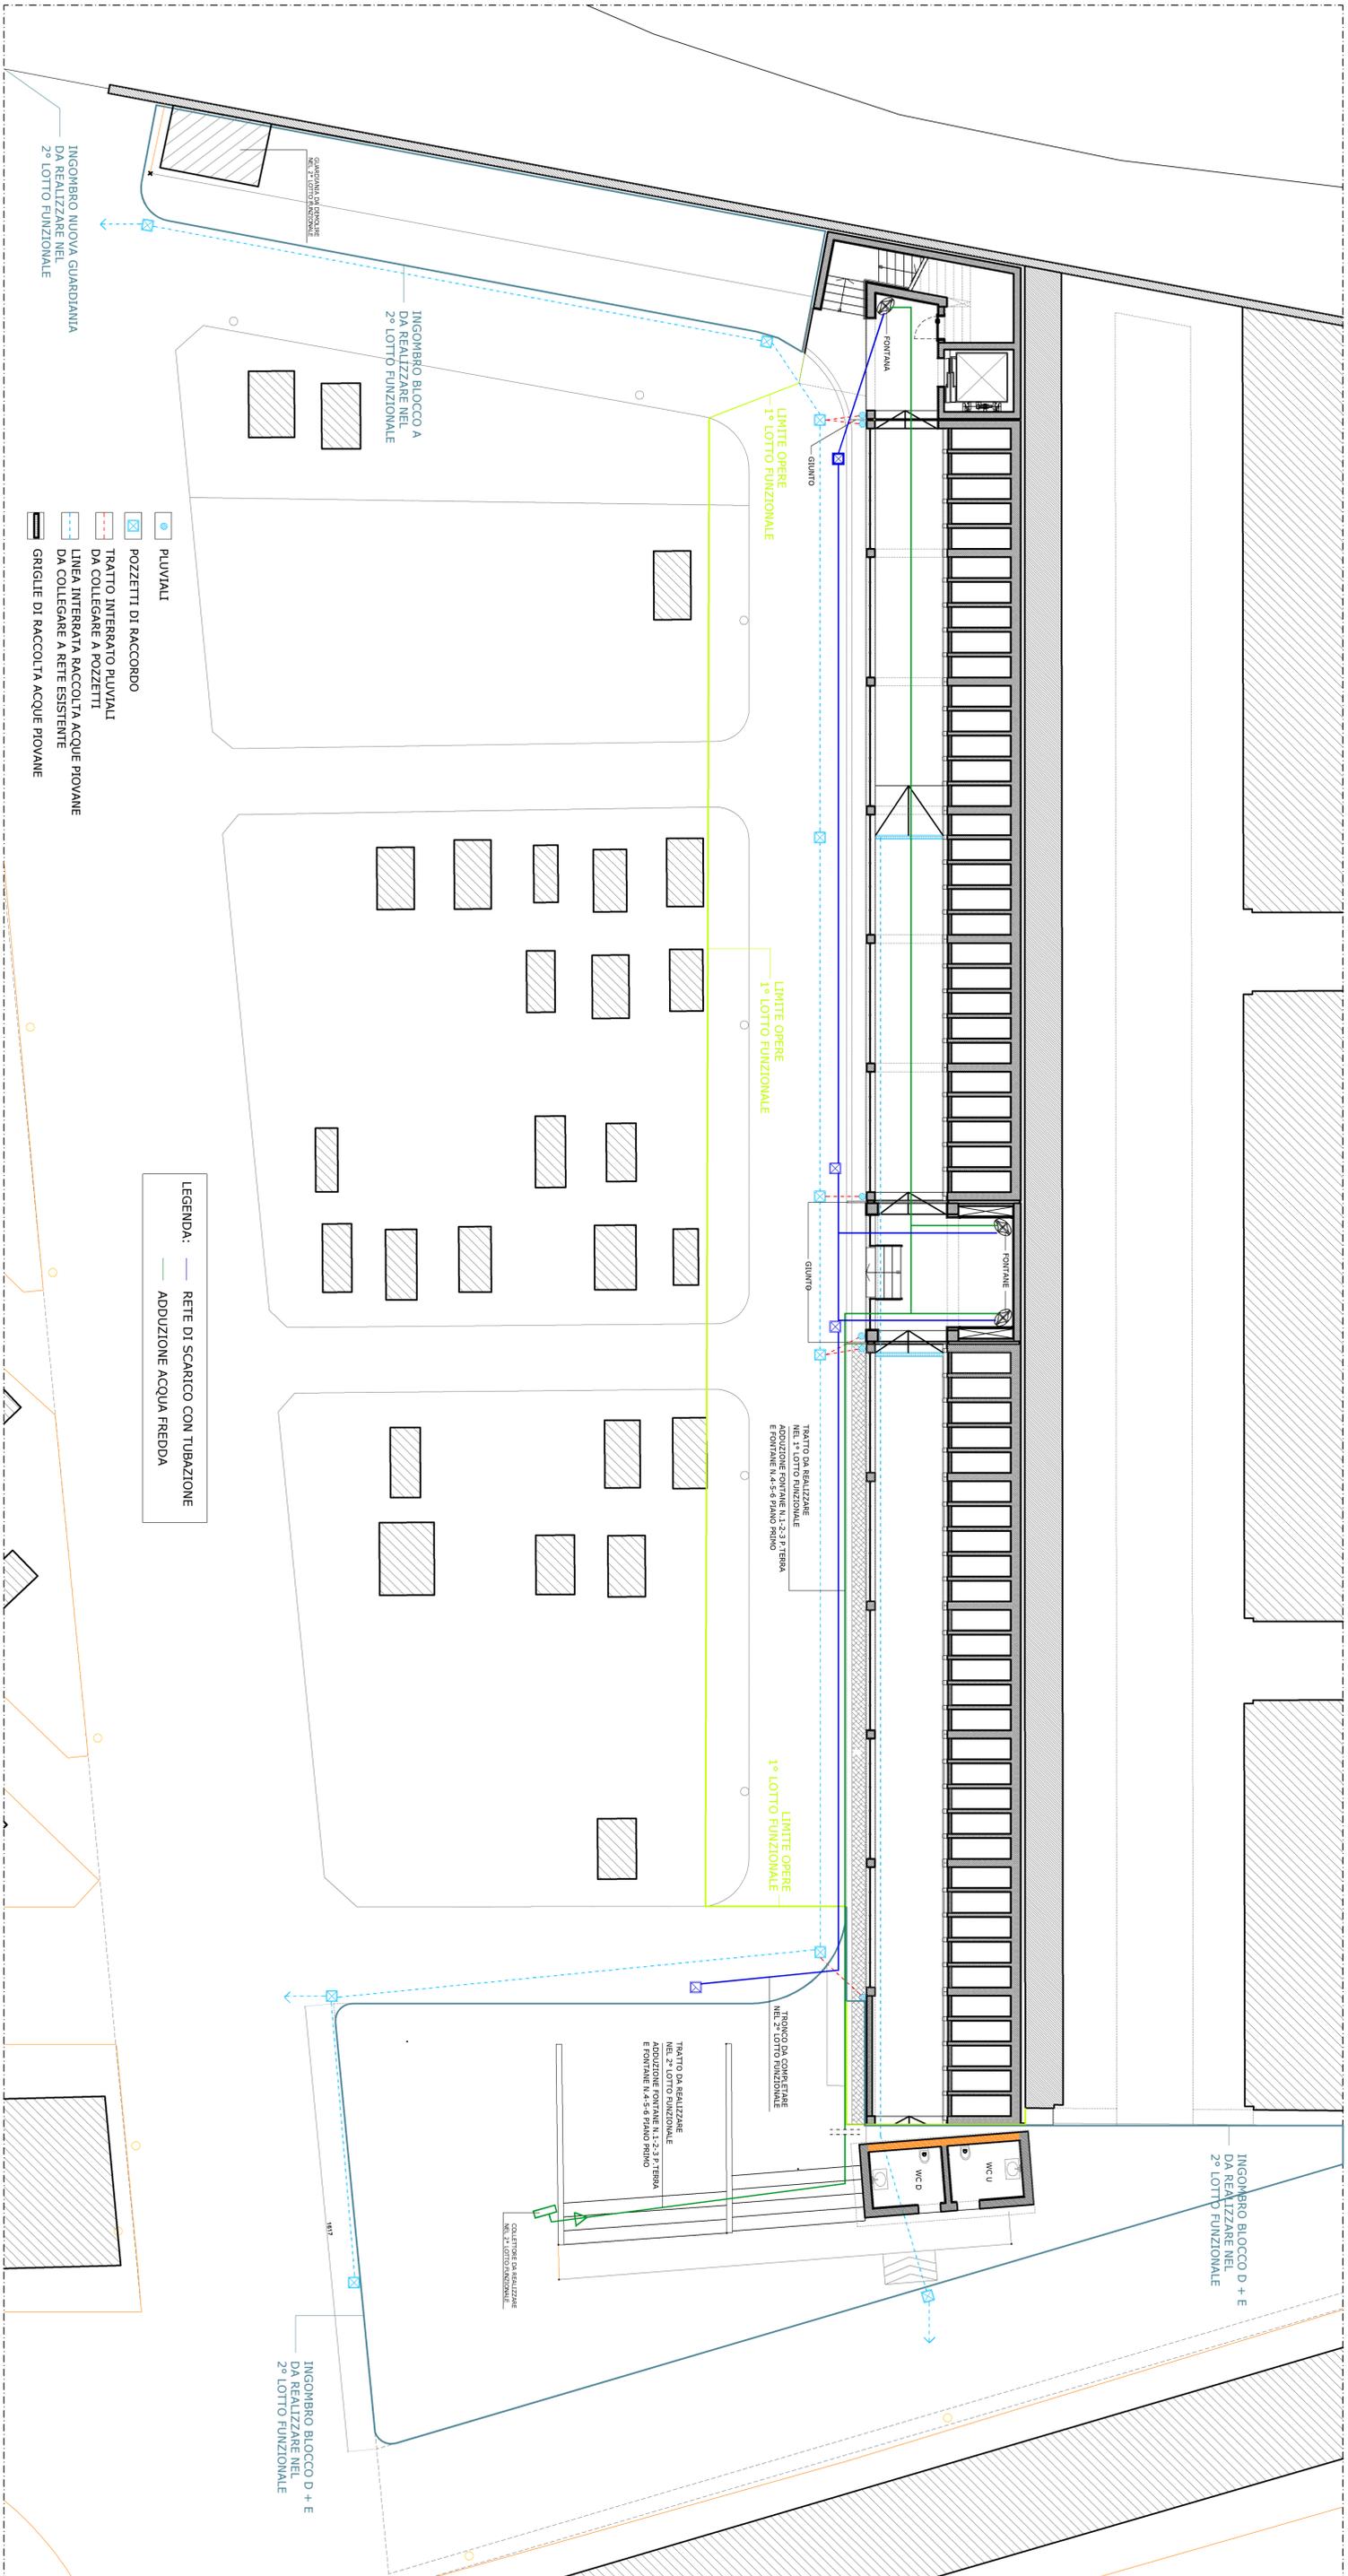

LEGENDA:

— RETE DI SCARICO CON TUBAZIONE

— ADDUZIONE ACQUA FREDDA

● PLUVIALI

☒ POZZETTI DI RACCORDO

☒ TRATTO INTERRUPTO PLUVIALI  
DA COLLEGARE A POZZETTI

☒ LINEA INTERRUPTA RACCOLTA ACQUE PIOVANE  
DA COLLEGARE A RETE ESISTENTE

☒ GRIGLIE DI RACCOLTA ACQUE PIOVANE

SCALA 1:100